


PLANTA PRIMERA

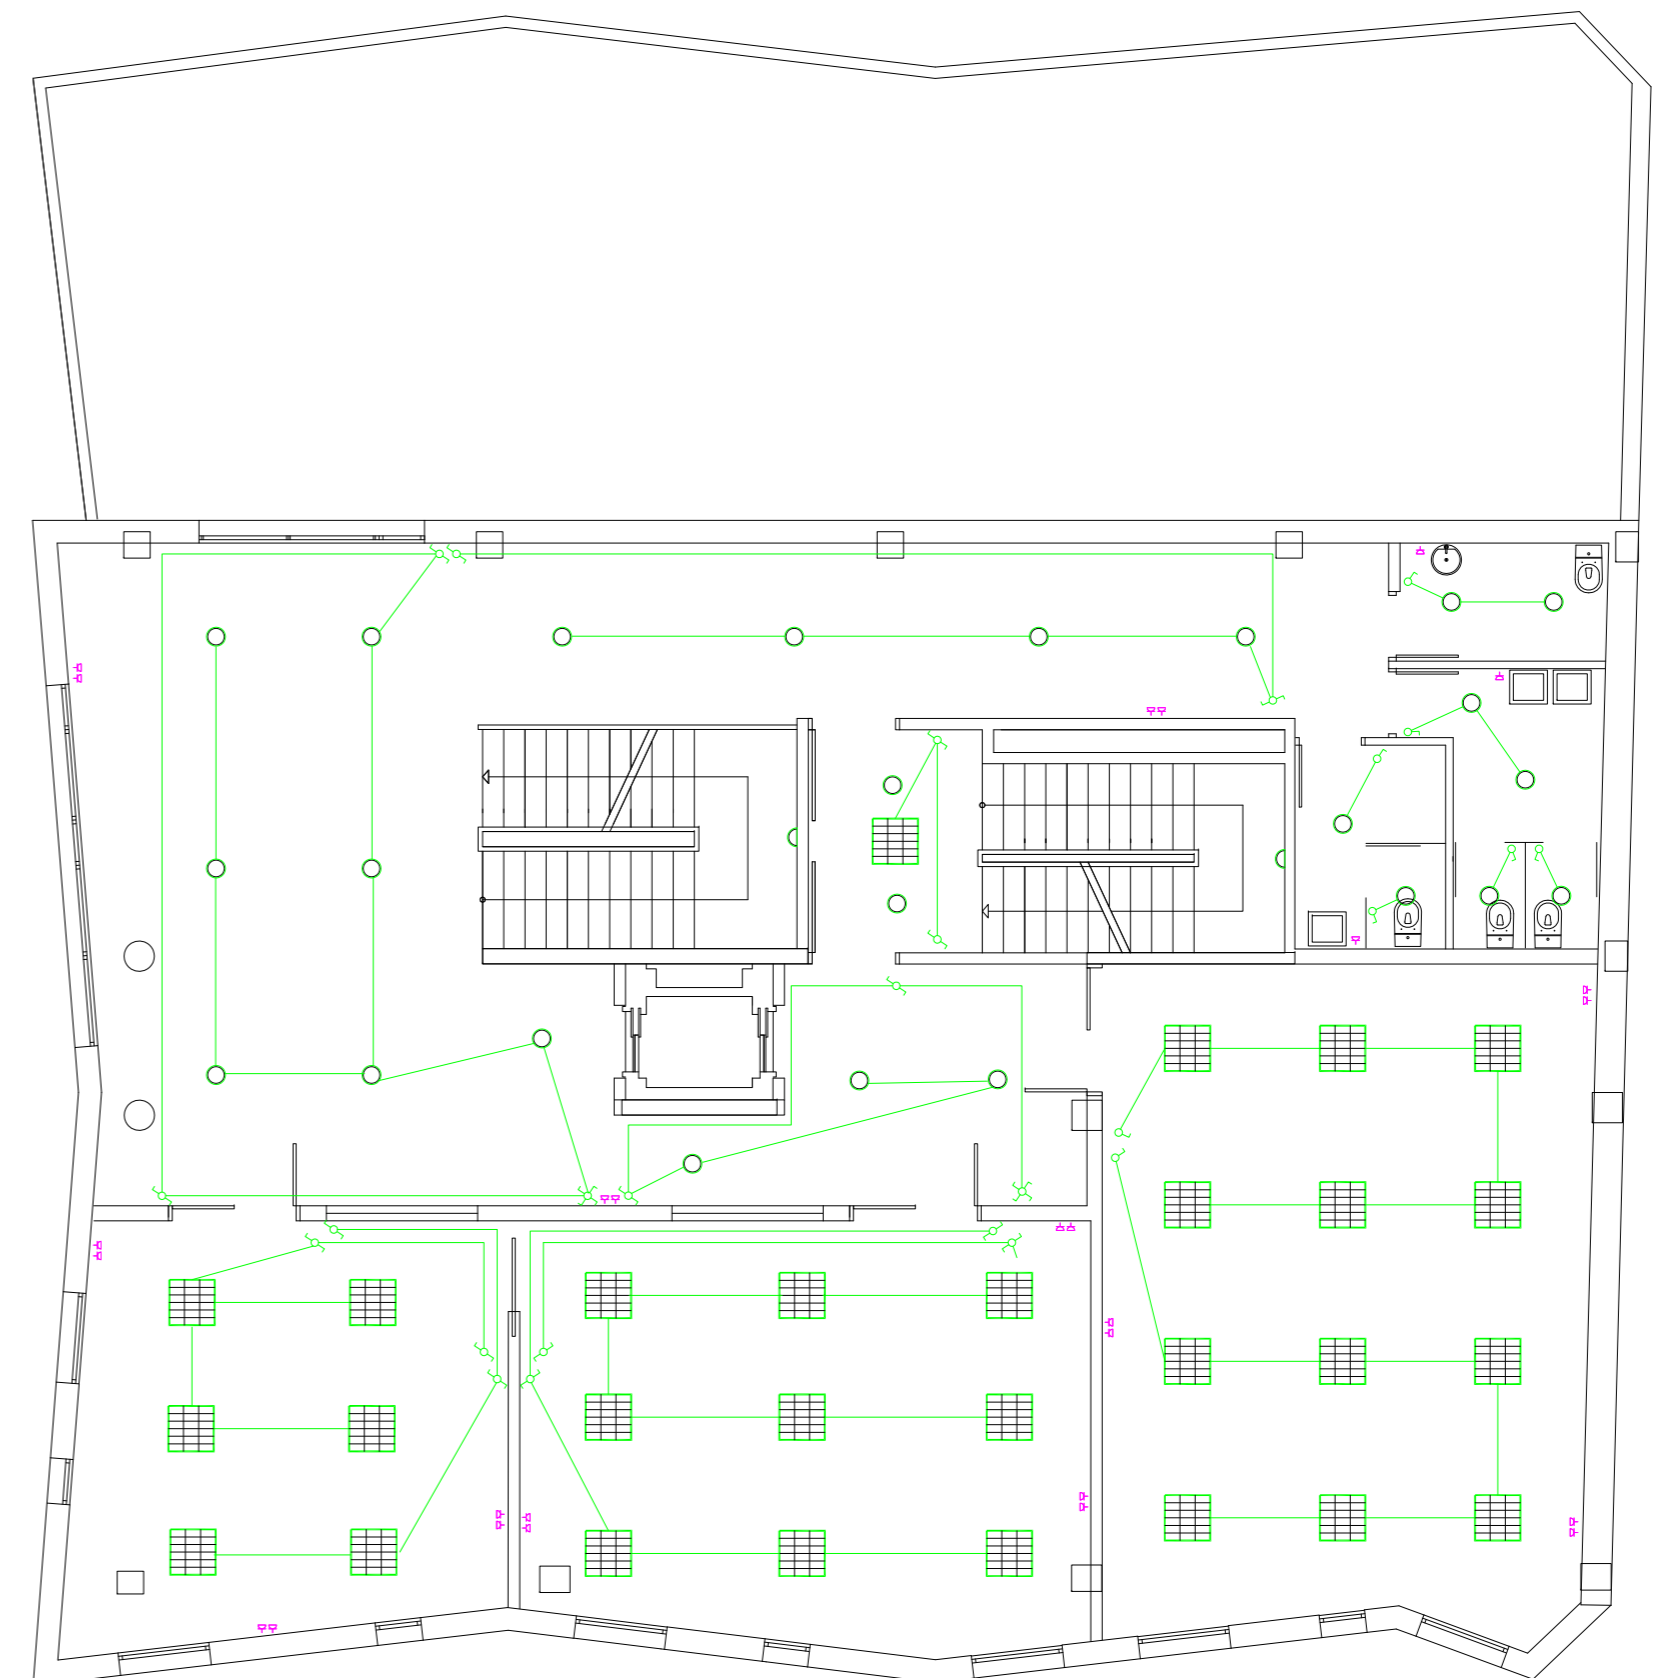

PLANTA SEGUNDA

LEYENDA ALUMBRADO

	Línea alumbrado
	Luminaria 4x18W
	Downlight 2x26W
	Interruptor sencillo
	Interruptor conmutado
	Interruptor cruzado

LEYENDA FUERZA

	Tomas de fuerza 16A
--	---------------------



ARQUITECTO, PATRICIA PARADA PIÑEIRO . Coleg. COAG 2872.

MAYO 2010

PROYECTO BASICO Y DE EJECUCION DE CENTRO SOCIOCULTURAL y DEMOLICIÓN DE EDIFICACIÓN EXISTENTE

SITUACION, PLAZA DO CONCELLO-PASEO CASTELAO, s/n. CANGAS DO MORRAZO.
 PROMOTOR, AYUNTAMIENTO DE CANGAS DO MORRAZO
 PLANO, INSTALACION DE FUERZA Y ALUMBRADO. PLANTAS PRIMERA Y SEGUNDA

ESCALA 1:100

IE02