


PLANTA PRIMERA

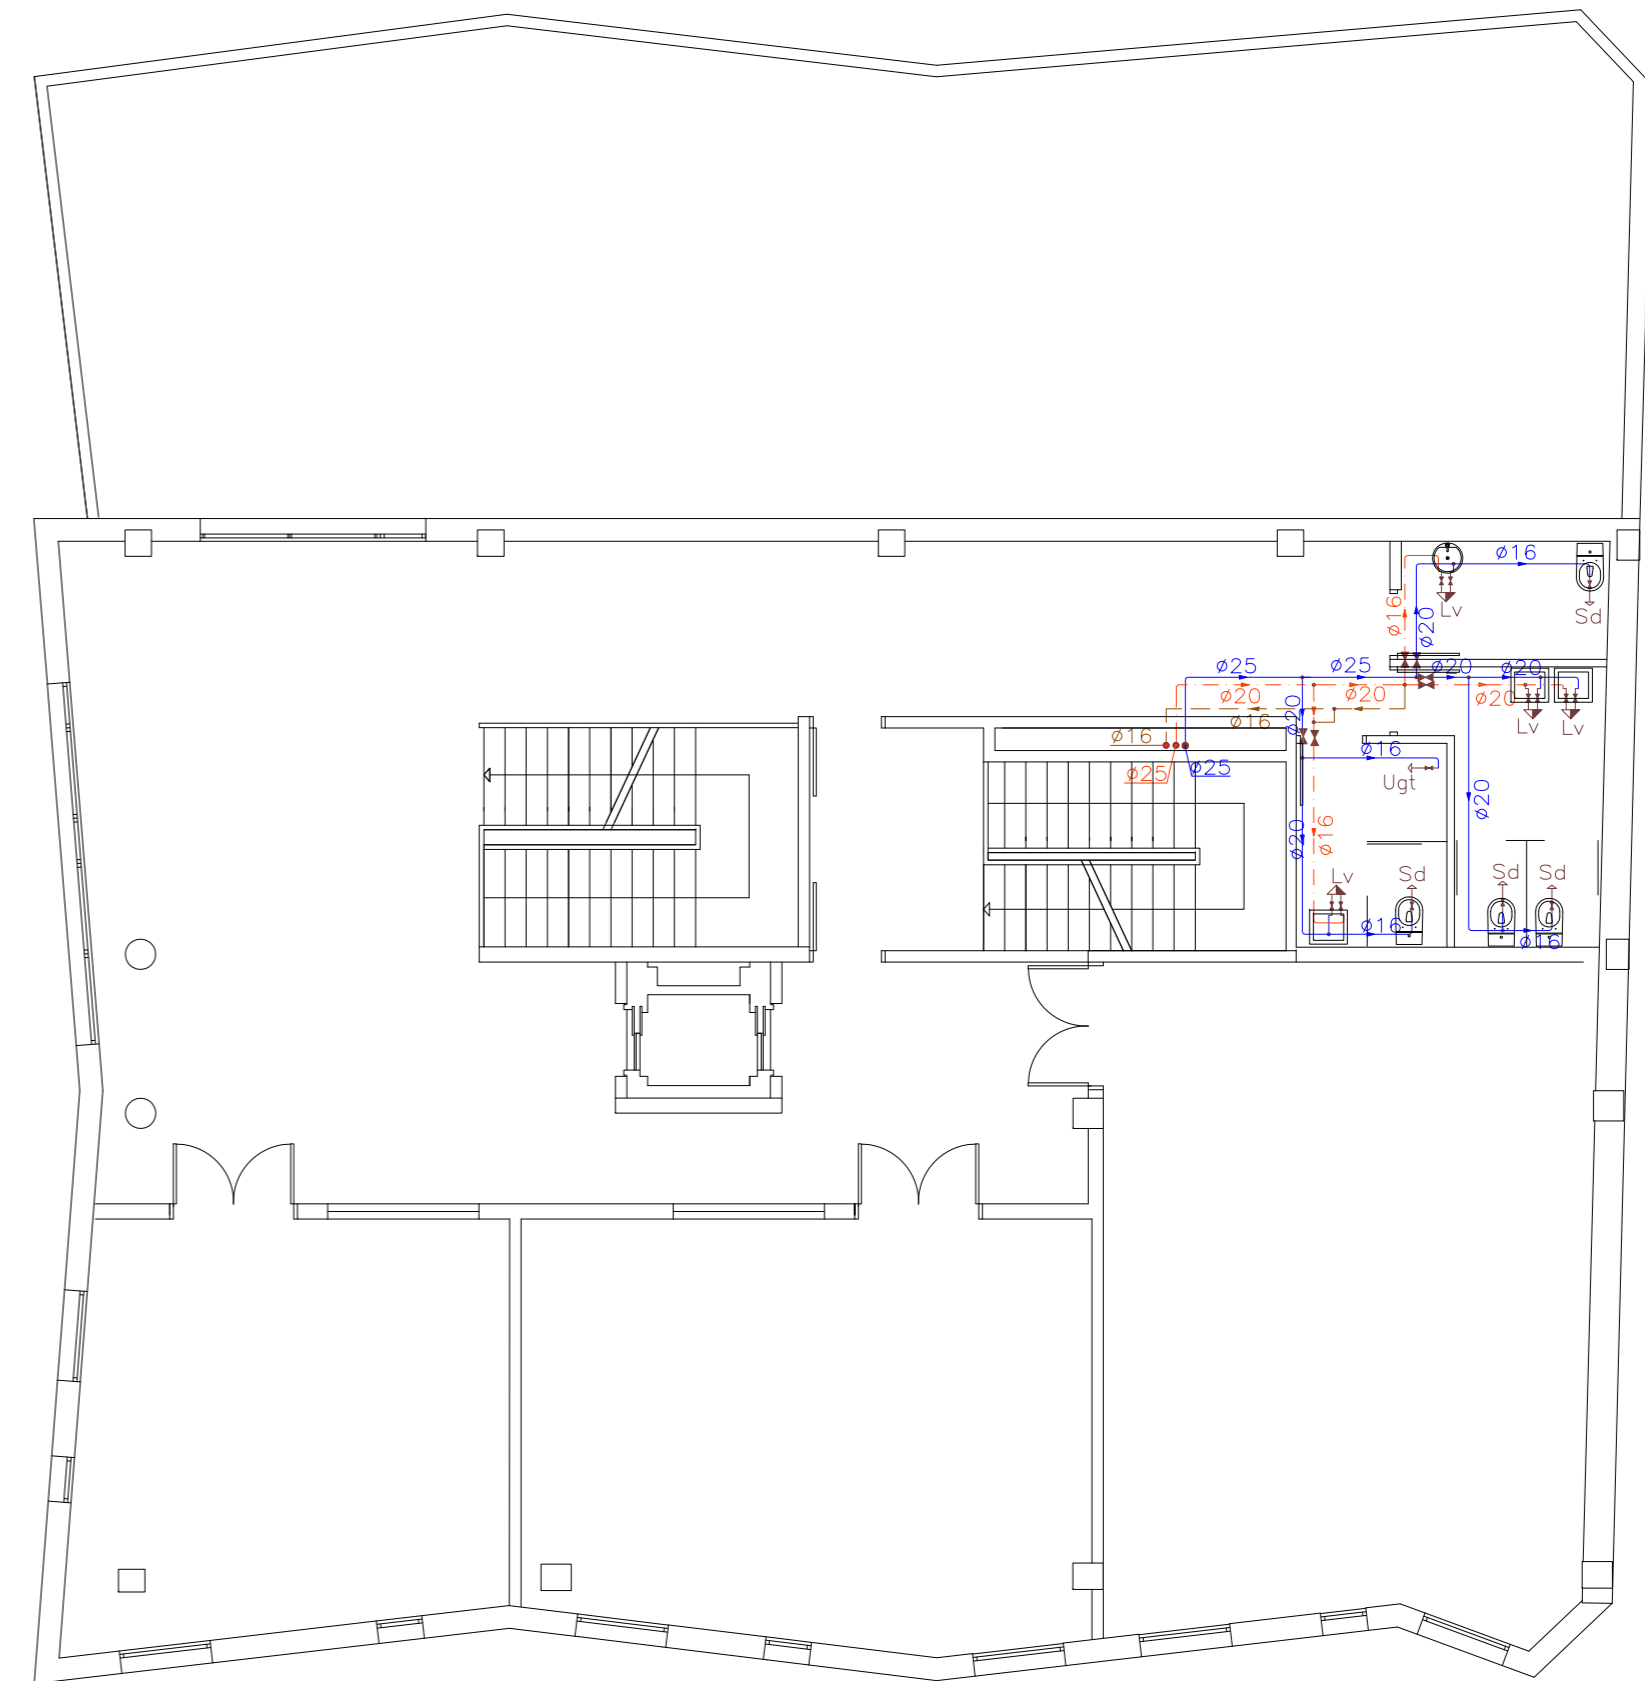

PLANTA SEGUNDA

Tabla de símbolos	
	Ida agua fría
	Ida agua caliente
	Retorno agua caliente
Lv	Lavabo
Du	Ducha
Sd	Inodoro con cisterna
Ugt	Urinario con grifo temporizado
Fnd	Fregadero
Lvd	Lavavajillas
Gf	Toma de agua
→	Consumos
•	Llave de paso
■	Contador
☒	Llave general
☒	Llaves generales
⊙	Bombas



ARQUITECTO, PATRICIA PARADA PIÑEIRO . Coleg. COAG 2872.

MAYO 2010

PROYECTO BASICO Y DE EJECUCION DE CENTRO SOCIOCULTURAL y DEMOLICIÓN DE EDIFICACIÓN EXISTENTE

SITUACION, PLAZA DO CONCELLO-PASEO CASTELAO, s/n. CANGAS DO MORRAZO.
 PROMOTOR, AYUNTAMIENTO DE CANGAS DO MORRAZO
 PLANO, INSTALACION DE FONTANERÍA. PLANTAS PRIMERA Y SEGUNDA

ESCALA 1:100

IF02